
 


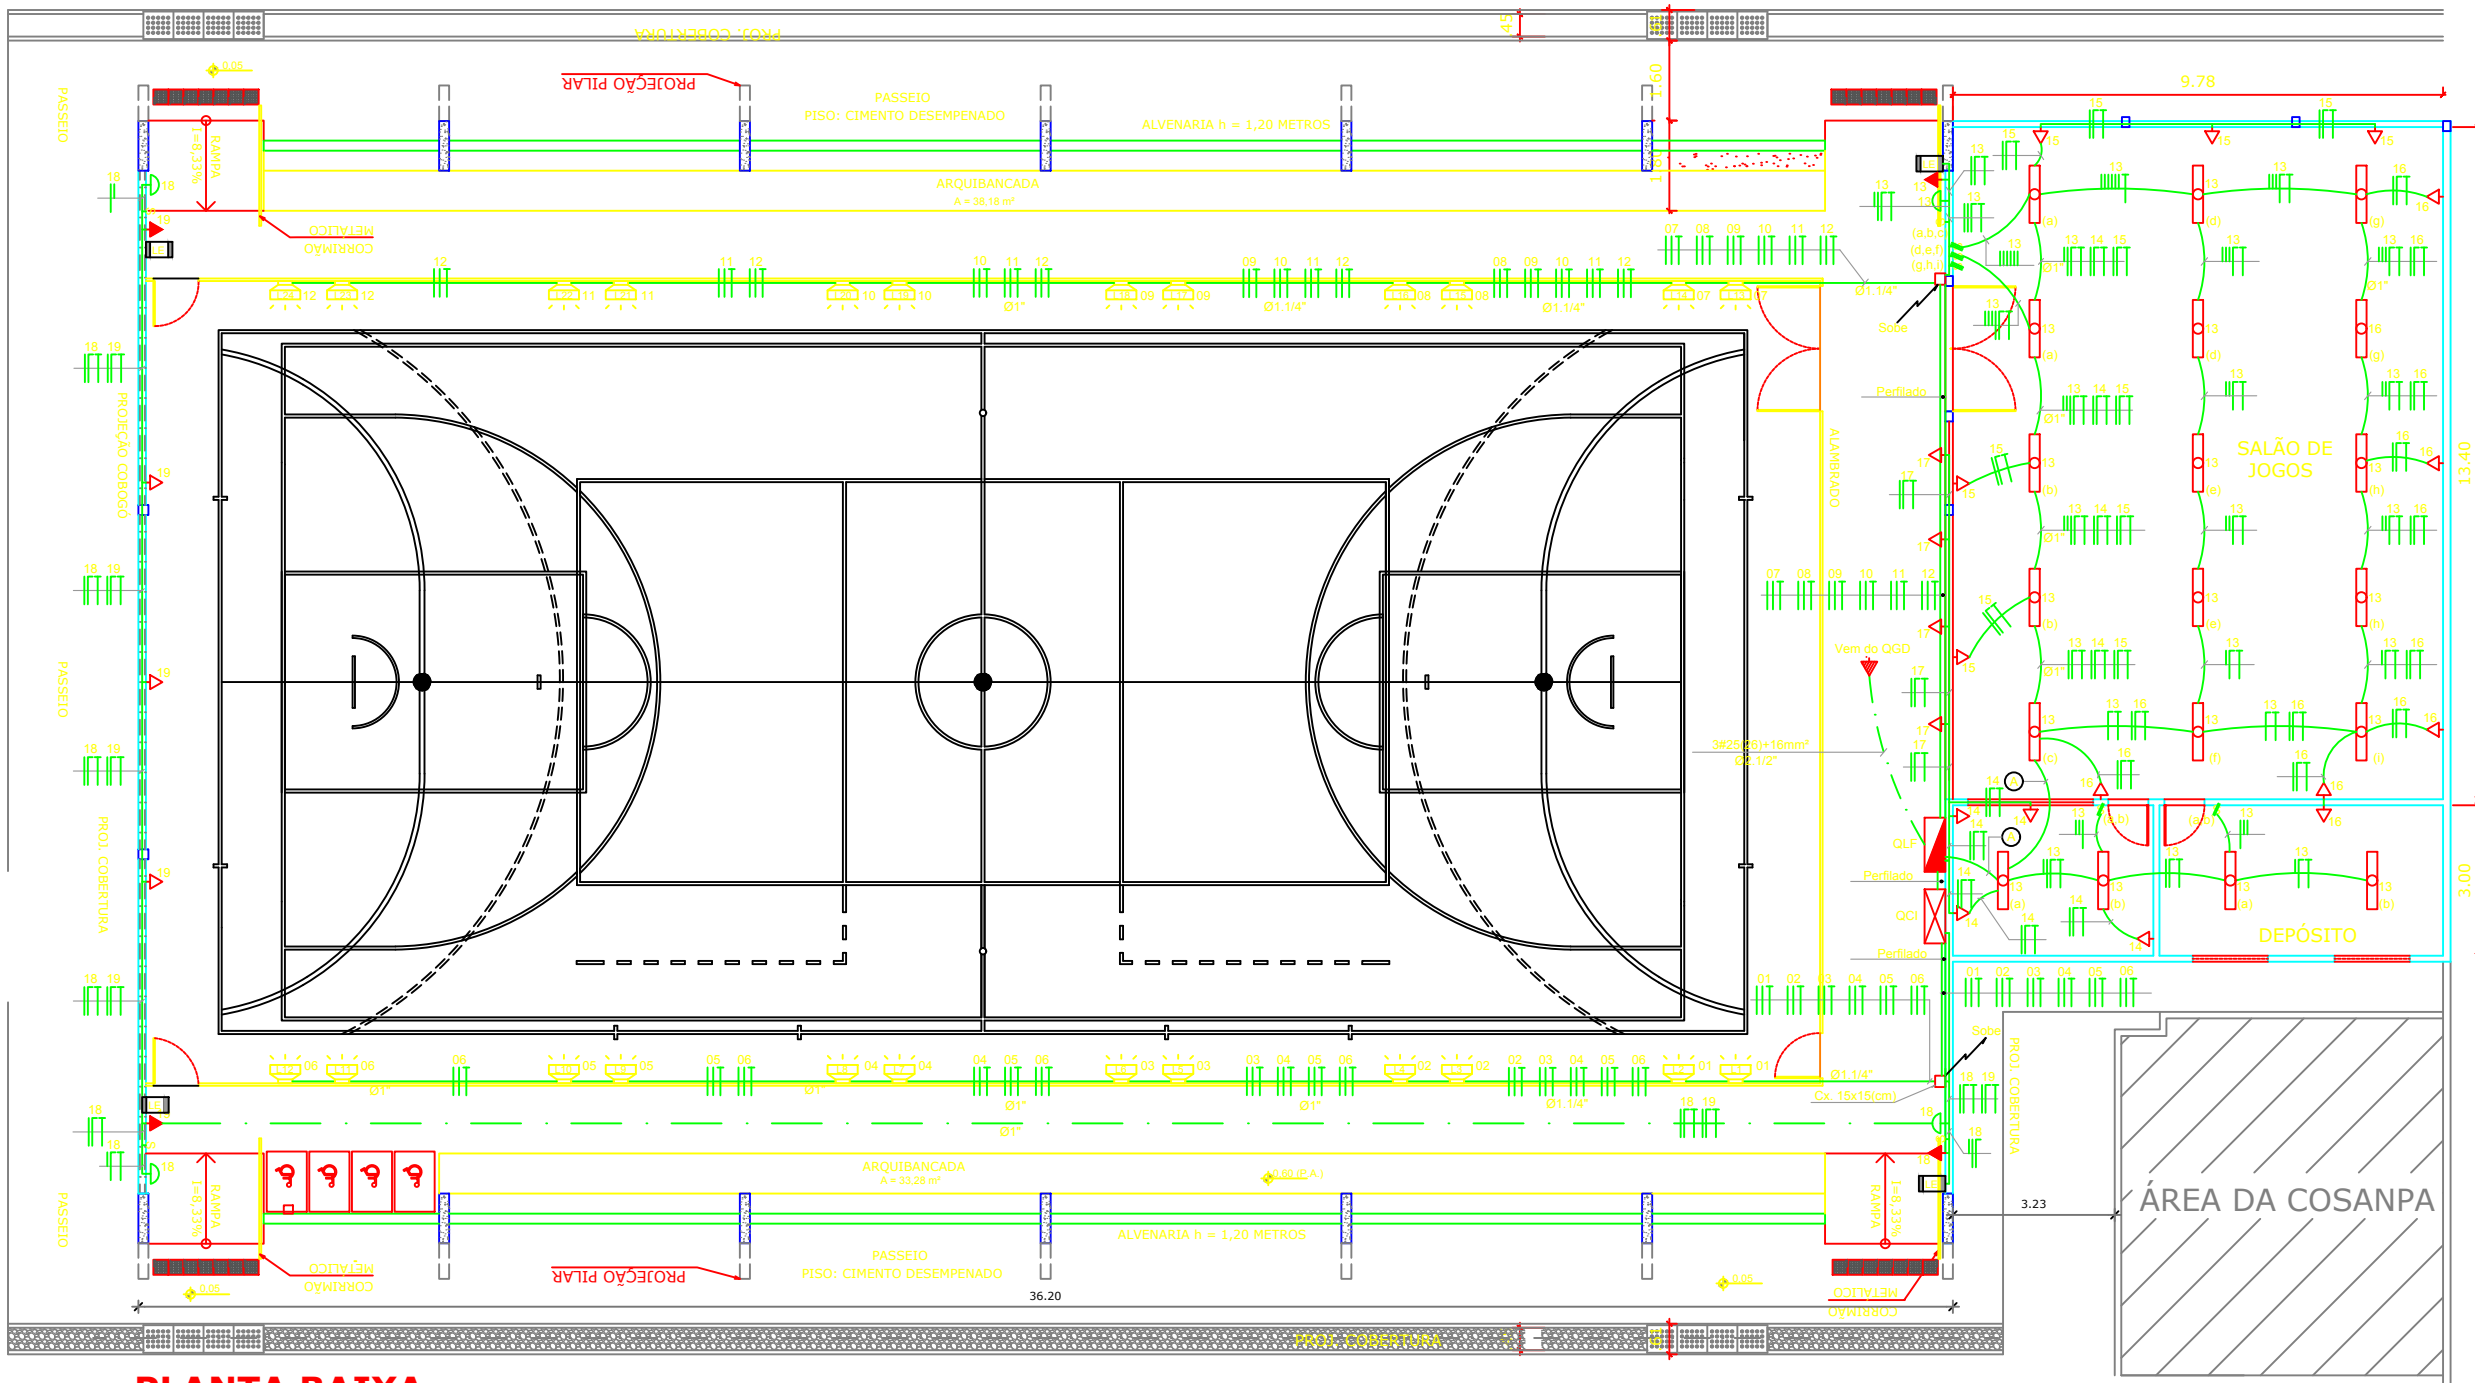

PLANTA BAIXA
ESCALA 1:125



**INSTITUTO FEDERAL
PARÁ**

INSTITUTO FEDERAL DE EDUCAÇÃO, CIÊNCIA E TECNOLOGIA DO PARÁ

**PROJETO
CAMPUS ABAETETUBA**

DESENHO (S)
PROJETO ELÉTRICO ILUMINAÇÃO E TOMADAS - QUADRA POLIESPORTIVA

DIRETOR PROF. VALDINEI MENDES	VISTO	PRANCHA 04/09
AUTOR DO PROJETO MARCELO RODRIGUES - CREA/PA: 9601-D	VISTO	
ESCALA INDICADA	DATA FEVEREIRO/2018	